


PRESIDI ANTINCENDIO COME DA CPI 317200		
SIMBOLOGIA	DESCRIZIONE	QUANTITA'
	TUBAZIONI ACQUA DI RAFFREDDAMENTO FUORI TERRA	--
	TUBAZIONI ACQUA DI RAFFREDDAMENTO INTERRATA	--
	TUBAZIONI LIQUIDO SCHIUMOGENO FUORI TERRA	--
	TUBAZIONI ACQUA LIQUIDO SCHIUMOGENO INTERRATA	--
	SALA POMPE E SERBATOIO RISERVA IDRICA ANTINCENDIO	--
	RETE IDRANTE SOPRASUOLO CON 2 ATTACCHI UNI 70 (di cui 1 con riduzione UNI 45) E 1 UNI 100	1
	MONITORE A SCHIUMA AD AZIONAMENTO MANUALE	1
	MONITORE A SCHIUMA AD AZIONAMENTO MANUALE A BRANDEGGIO AUTOMATICO	1
	ESTINTORE PORTATILE A POLVERE DA 12 Kg	49
	ESTINTORE PORTATILE A CO2 DA 5 Kg	12
	ESTINTORE CARRELLATO A POLVERE DA 50 Kg	6
	ESTINTORE CARRELLATO A CO2 DA 19-27 Kg	2
	MONITORE PORTATILE AD ACQUA A GETTO DIRETTO O FRAZIONATO A PROTEZIONE DELLE PENSILINE DI CARICO	2

**ALTRI PRESIDI ANTINCENDIO**

SIMBOLOGIA	DESCRIZIONE	QUANTITA'
	ESTINTORE PORTATILE A CO2 DA 5 Kg	4
	ESTINTORE CARRELLATO A POLVERE DA 100 Kg	1
	CASSETTA PORTAMANCHETTA DA 20 m. CON ATTACCO UNI 45	28
	CASSETTA PORTAMANCHETTA DA 20 m. CON ATTACCO UNI 70	12
	UGELLI LIQUIDO SCHIUMOGENO	--
	UGELLI A LAMA ACQUA DI RAFFREDDAMENTO	--
	SERBATOIO FISSO SCHIUMOGENO DA 500 L.	1
	EROGATORE LIQUIDO SCHIUMOGENO	--
	NASPO	--
	MONITORE CARRELLATO AD ACQUA E SCHIUMA A PROTEZIONE DELLE PENSILINE DI CARICO E POMPE CON FUSTO	2
	DOCCIA LAVACCHI D'EMERGENZA	1
	ATTACCO UNI 70 VF -Ø100	1

**LEGENDA**

	TUBAZIONE INTERRATA PER APPROVVIGIONAMENTO ACQUA DA POZZI
	TUBAZIONE INTERRATA PER APPROVVIGIONAMENTO ACQUA DA ACQUEDOTTO
	LINEA DI CONFINI TRA DEPOSITI
	RIDUZIONE CONCENTRICA
	VALVOLA DI RITEGNO
	VALVOLA MOTORIZZATA
	VALVOLA A SARACINESCA
	VALVOLA A SFERA
	ELETTROVALVOLA
	FUSTO SCHIUMOGENO
	NUMERO VALVOLA
	MANICA A VENTO

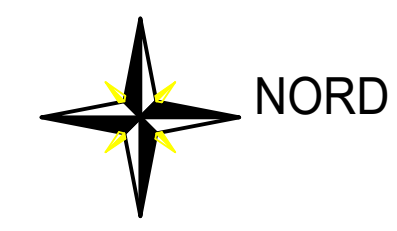

**TABELLE DEPOSITO ESSO NORD**

**LOCALI e ATTREZZATURE**

REF.	DENOMINAZIONE
1	Guardiana
2	Palestina Uffici
3	Impianto trattamento acque reflue
4	Panoramia autoretroscena generale ESSO
5	Magazzino attrezzi antincendio e isopropano D4
6	Magazzino D8-D9-D10-D11
7	Magazzino
8	Magazzino-D17
9	Area contrattori
10	Area contrattori
11	Piazza
12	Locale pesa
13	Magazzino
14	Colonna avvolgi elettrici zona "contrattori"
15	Pozzo idrico antincendio n.1
16	Zona allegoraggio materiali destinati al riutilizzo
17	Impianto recupero vapori
18	Area stoccaggio temperature resisti
19	Capomonte
20	Sala pompe antincendio
21	Pozzo idrico antincendio n.1
22	Vasca raccolta olii
23	Stazione nerbo prodotti
24	Pentastadio
25	Guardia operativa
26	Sala pompe benzina
27	Sala pompe additivo
28	Panoramia di carico
29	Sala pompe additivo
30	Gruppo Elettrogeno
31	Cabina elettrica ESSO di B.T.
32	Cabina elettrica ENEL
33	Cabina elettrica ESSO di M.T.
34	Parceggio autoretroscena
35	Sala pompe additivo ADD per ESSO ITALIA
36	Sala pompe additivo
37	Cabina elettrica
38	Tank di riserva carburante
39	Pentastadio corvato

**TABELLA SERBATOI**

REF.	Ø (m.)	H (m.)	Vol. (mc.)	TIPO	PRODOTTO
TK-1	18,29	15,24	4,000	Tetto Galleggiante	Gasolio autotrazione
TK-2	18,29	15,24	4,000	Tetto Fisso	Gasolio autotrazione
TK-3	18,29	15,24	4,000	Tetto Galleggiante	Benzina Super senza piombo
TK-4	18,29	15,24	4,000	Tetto Galleggiante	Benzina Super senza piombo
TK-5	5,25	14,20	1,000	Tetto Galleggiante int.	Gasolio (non utilizzato)
TK-6	5,25	14,20	1,000	Tetto Galleggiante int.	Etanolo (non utilizzato)
TK-7	4,00	6,00	75	Tetto Fisso	Additivo Gasolio
RA-1	16,00	15,00	3,130	Aperto	Acqua antincendio
AR	2,43	3,05	13,98	Tetto Fisso	Acque reflue
A	1,43	6,25	10	Orizzontale Interrato	Gasolio autotrazione (in conservazione)
B	0,90	1,60	1	Orizzontale Interrato	Gasolio per G.E. (in conservazione)
C	1,80	3,47	8	Orizzontale Fuori Terra	Schiuma antincendio
E	1,43	6,25	10	Orizzontale Interrato	Additivo
F	2,30	5,00	20	Orizzontale Interrato	Additivo
G	3,10	13,00	50x2	Orizzontale Interrato	Fuori servizio
H	3,10	13,00	50x2	Orizzontale Interrato	Fuori servizio
I	3,10	13,00	50x2	Orizzontale Interrato	Fuori servizio
L	3,10	13,00	100	Orizzontale Interrato	Fuori servizio
M	3,10	13,00	100	Orizzontale Interrato	Fuori servizio
N	3,10	13,00	100	Orizzontale Interrato	Fuori servizio
O	3,10	13,00	100	Orizzontale Interrato	Fuori servizio
P	3,10	13,00	50x2	Orizzontale Interrato	Fuori servizio
Q	0,90	1,60	1	Orizzontale Interrato	Gasolio motore impianto antincendio
R	1,43	6,25	10	Orizzontale Interrato	N.S. serbatoi miscela accidentati
S	1,60	5,00	10	Orizzontale Interrato	Recupero condensa vapori benzina
T	1,12	2,46	2	Verticale Fuori Terra	Assorbente a quarzo sintetica
U	1,00	1,50	1	Orizzontale Fuori Terra	Schiuma antincendio
V	0,80	0,65	0,6	Orizzontale Fuori Terra	Gasolio per G.E.

**TABELLE DEPOSITO ESSO SUD**

**LEGENDA PENSILINE DI CARICO AUTOBOTTI**

Botta N.	Prodotto	Stato
1-2	Olio Combustibile Denso	Fuori Servizio
3-4	Olio Combustibile Denso	Fuori Servizio
5-6	Olio Combustibile Denso	F.S. (in conservazione)
7-8	Olio Combustibile Denso	F.S. (in conservazione)
9-10	Olio Combustibile Denso	Fuori Servizio
15-16	Gasolio Riscaldamento	F.S. (in conservazione)
17-18	Gasolio Riscaldamento	F.S. (in conservazione)
19-20	Gasolio Autotrazione	F.S. (in conservazione)
21-22	Gasolio Autotrazione	F.S. (in conservazione)

**TABELLA FABBRICATI ed ATTREZZATURE**

Ref.	Denominazione
15	Porcheggio Autovetture
25	Palestina Uffici
35	Panoramia di Carico (in conservazione)
45	Rientro prodotti e lavatura Gasolio Riscaldamento
55	Sala Pompe Gasolio Riscaldamento
65	Sala Pompe Olio Combustibile Denso (in conservazione)
75	Locale prova Densita' + Tettolo
85	S/S 2
95	Vasca Raccolta Acque Oleose + Separazione
105	Cabina ENEL + S/S 1
115	Locale Produzione Vapore (in conservazione)
125	Locale Antincendio
135	EX Ufficio - EX Magazzino Locali uso ripostiglio
145	Operator Shelter
155	Trellicio Antenna
165	Stazione Arrivo Oleodotti
175	Pozzo
185	Locale Uso Ripostiglio ex WC contrattori (in conservazione)
195	Vasca di contrappeso + Accumulo Fanghi
205	Impianto trattamento acque
215	Locale Uso Ripostiglio
225	Servizi igienici autisti (Fuori servizio)
235	Zona contrattori
245	Parco rottami
255	Cabina SS 3
265	Colorazione Gasolio

**TABELLA SERBATOI e VASCHE**

Serbatoio Vasche	Capacità (m³)	Assemetri	Altezza	Prodotto	Coibent. Trocc.	Stato
TK-101	8,740	27,740	14,620	Olio Combustibile Denso	SI	Non Operativa
TK-102	2,860	15,850	14,710	Olio Combustibile Denso	SI	Non Operativa
TK-103	5,250	21,340	14,720	Olio Combustibile Denso	SI	Non Operativa
TK-104	2,860	15,850	14,640	Olio Combustibile Denso	SI	Non Operativa
TK-105	16	2,740	2,730	Gasolio Autotrazione	NO	Non Operativa
TK-106	24	3,350	2,800	Slop	SI	In Servizio
TK-107	240	6,100	8,540	Acqua Antincendio	NO	In Servizio
TK-202	6,800	24,384	14,615	Gasolio Riscaldamento	NO	In Servizio
TK-203	10,670	30,480	14,630	Accumulo Acqua da trattare	NO	In Servizio
TK-301	15,400	36,576	14,625	Gasolio Autotrazione	NO	In Servizio
TK-304	24	3,350	2,740	Accumulo Acqua	NO	Fuori Servizio
TK-305	600	9,144	9,144	Accumulo Acqua	NO	Non operativo
TK-401	1,200	13,502	9,144	Accumulo Acqua trattata	NO	In Servizio
VR1A-B	3,860			Vasca Accumulo Acqua	---	In Servizio
VR2-A	1,200			Vasca Accumulo Acqua trattata	---	In Servizio
VR2-B	1,050			Vasca Accumulo Acqua trattata	---	In Servizio

**ESSO NORD**

PRESIDI ANTINCENDIO COME DA CPI 31800		
SIMBOLOGIA	DESCRIZIONE	QUANTITA'
	TUBAZIONI ACQUA DI RAFFREDDAMENTO FUORI TERRA	--
	TUBAZIONI ACQUA DI RAFFREDDAMENTO INTERRATA	--
	TUBAZIONI LIQUIDO SCHIUMOGENO FUORI TERRA	--
	TUBAZIONI ACQUA LIQUIDO SCHIUMOGENO INTERRATA	--
	SALA POMPE E SERBATOIO RISERVA IDRICA ANTINCENDIO	--
	RETE IDRANTE SOPRASUOLO CON 2 ATTACCHI UNI 70 (di cui 1 con riduzione UNI 45) E 1 UNI 100	1
	UGELLI LIQUIDO SCHIUMOGENO	--
	UGELLI A LAMA ACQUA DI RAFFREDDAMENTO	--
	EROGATORE LIQUIDO SCHIUMOGENO	--
	ESTINTORE PORTATILE A POLVERE DA 12 Kg	55
	ESTINTORE CARRELLATO A POLVERE DA 50 Kg	2
	ESTINTORE CARRELLATO A CO2 DA 30-60 Kg	5


**ALTRI PRESIDI ANTINCENDIO**

SIMBOLOGIA	DESCRIZIONE	QUANTITA'
	ESTINTORE PORTATILE A CO2 DA 5 Kg	8
	ESTINTORE PORTATILE A POLVERE DA 6 Kg	5
	ESTINTORE PORTATILE A POLVERE DA 9 Kg	5
	ESTINTORE PORTATILE A POLVERE DA 12 Kg	11
	LAMIA ANTINCENDIO	2
	CASSETTA PORTAMANCHETTA DA 20 m. CON ATTACCO UNI 45	18
	CASSETTA PORTAMANCHETTA DA 20 m. CON ATTACCO UNI 70	2
	MONITORE CARRELLATO ANTINCENDIO	2

**LEGENDA**

	LINEA DI CONFINI TRA DEPOSITI
	TUBAZIONE COIBENTATA e TRACCIATA ELETTRICAMENTE
	TUBAZIONE APPROVVIGIONAMENTO ACQUA DA POZZI INTERRATA
	ORGANO DI SEZIONAMENTO MANUALE
	VALVOLA DI RITEGNO
	ORGANO DI SEZIONAMENTO MOTORIZZATO
	RIDUZIONE CONCENTRICA

**ESSO SUD**

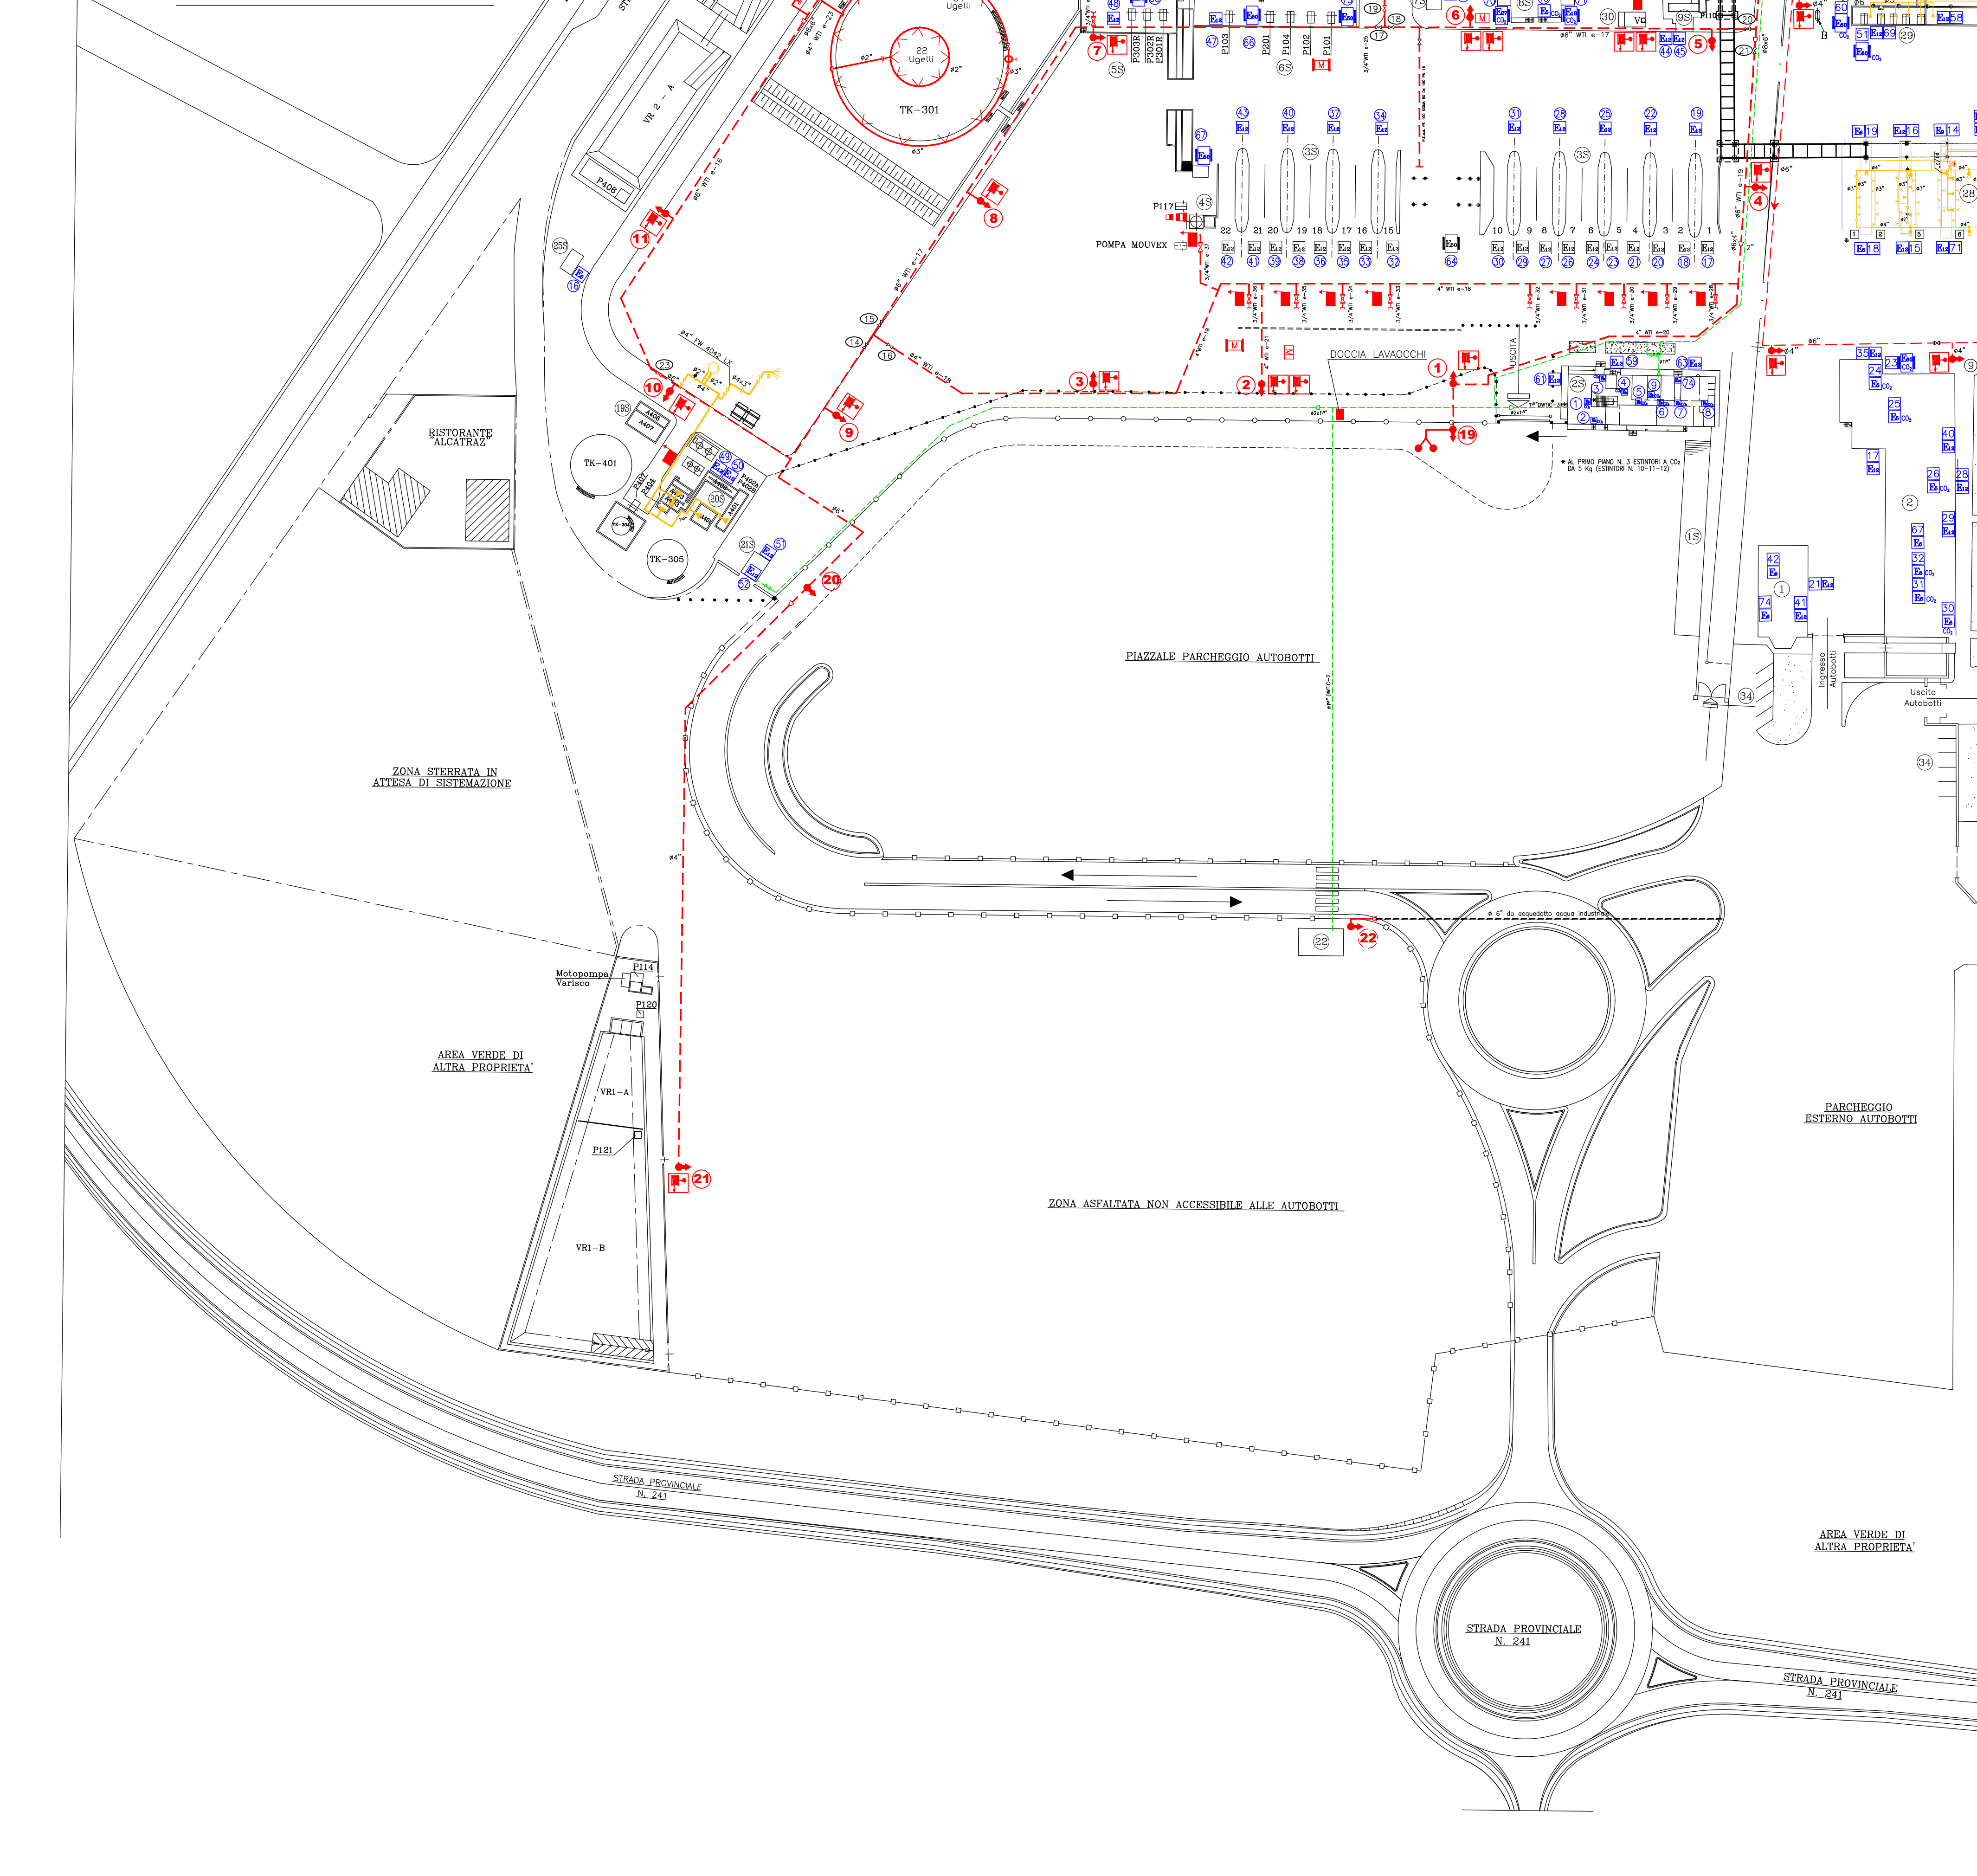

REV.	DATA	DESCRIZIONE	SCALE:	FILE DWG:	ESPERTISE:	FF:	MB:	DATA:	DESCRIZIONE	DATA:	CONTR.	APPROVATO:
16	Aprile 2021	AGGIORNAMENTO PER UNIFORMAZIONE SIMBOLOGIA	PS Sava & Dalm	VALLERO	EA							
15	29/05/2019	EMISSIONE PER ARLUNO OPTIMIZATION	ESPERTISE	FF	MB							

**ESSE ITALIANA S.r.l.**  
 Deposito di ARLUNO  
 PLANIMETRIA GENERALE TUBAZIONI ANTINCENDIO

SCALE: 1:100  
 FILE DWG: 10997-7F\_16 Planimetria generale tubazioni antincendio  
 DISEGNO No: 10997-7F

IL TERMINE DEI LAVORI ESSO DEPOSITO NORD POTRA' ESSERE COMPLETATO, APPROVATO O COMPLETATO AD ALTRE PERSONE O DATI SENZA AUTORIZZAZIONE DELLA ESSO ITALIA S.p.A.